

	1KW 凸
	1KW HEQ
	1KW FQ
	1.5KW FQ
	500W 凸
	500W FQ
	1KW PAR(N)
	0.5KW PAR(N)
	ソースフォー
	ECQ 7C
	ITO
	2KW EQS
	レンズ
	スライドキャリア
	フィルムマシン
	ディスクマシン
	ロングハンガー
	500W FP
	波マシン


搬出入エレベーター	
間口	5.6m (18.48尺)
奥行	2.2m (7.26尺)
高さ	2.5m (8.25尺)
積載重量	3,100kg

富山県民会館ホール 照明基本仕込図

間口 16m
奥行 11m
高さ 7m

平面図 S=1:100
舞台縮尺 1間

記号	名称
□	C型30Aコンセント
○	平行15Aコンセント
⊙	平行15Aコンセント(アース付)
⊞	スピーカーコンセント2ヶ口
Ⓜ	マイクコンセント4ヶ口
Ⓛ	16chマルチコンセント
Ⓜ	エレベーターマイク
Ⓜ	音響用LANコネクター

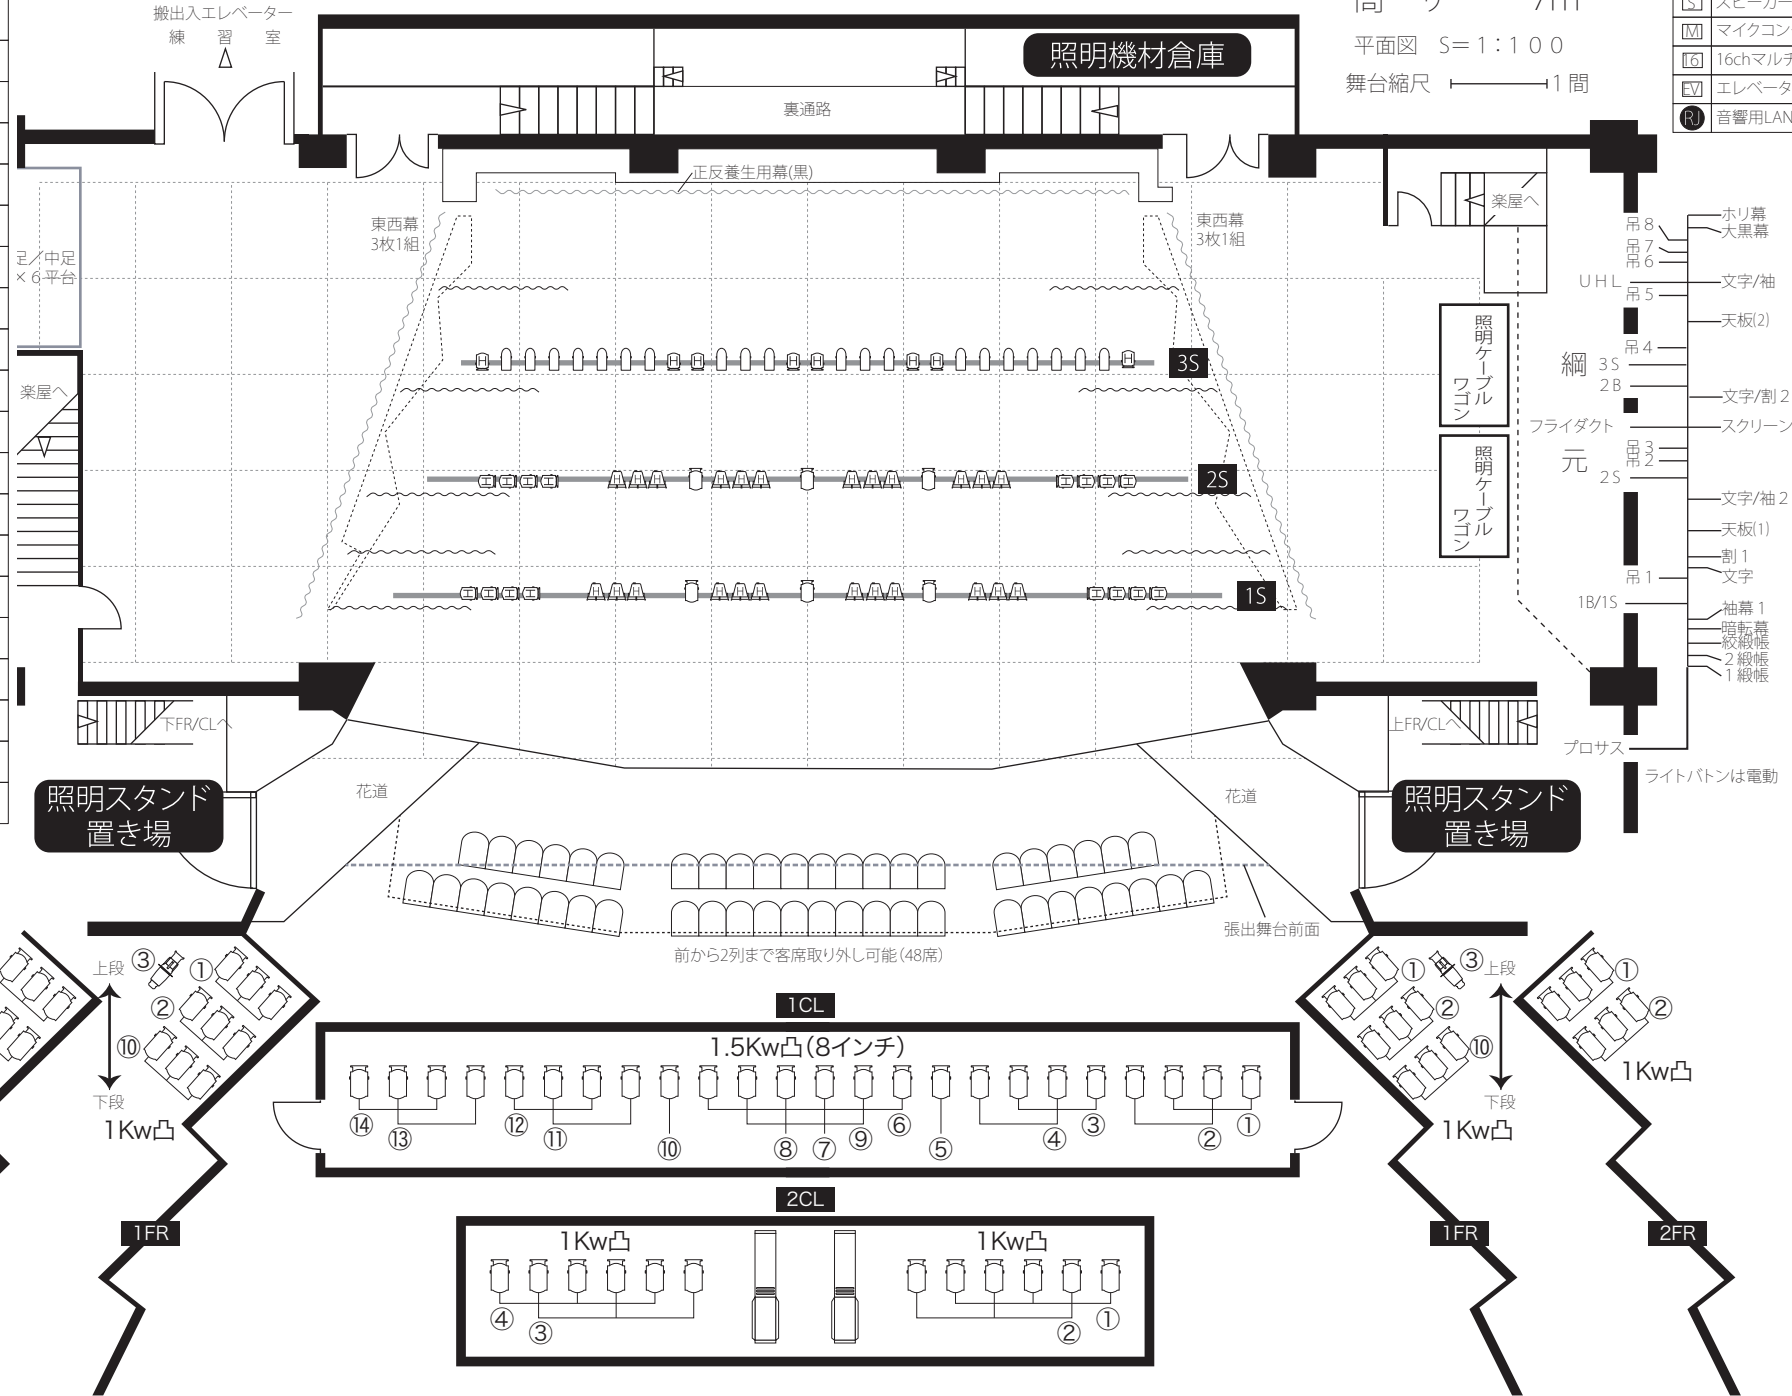

吊8	ホリ幕	250
吊7	大黒幕	200
吊6		200
吊5	文字/袖	350
吊4	天板(2)	250
吊3		970
吊2		330
吊1	文字/割2	450
吊0	スクリーン	200
吊-1		1,000
吊-2		200
吊-3	文字/袖2	350
吊-4	天板(1)	400
吊-5	割1	1,050
吊-6	文字	200
吊-7		200
吊-8		450
吊-9	袖幕1	250
吊-10	暗幕	200
吊-11	絞幕	550
吊-12	絞幕	200
吊-13	絞幕	200

ライトボタンは電動