


富山県教育文化会館 ホール舞台平面図

間口 14.00m
奥行き 10.72m
高さ 6.50m

平面図 S=1:100
舞台縮尺 1:1間

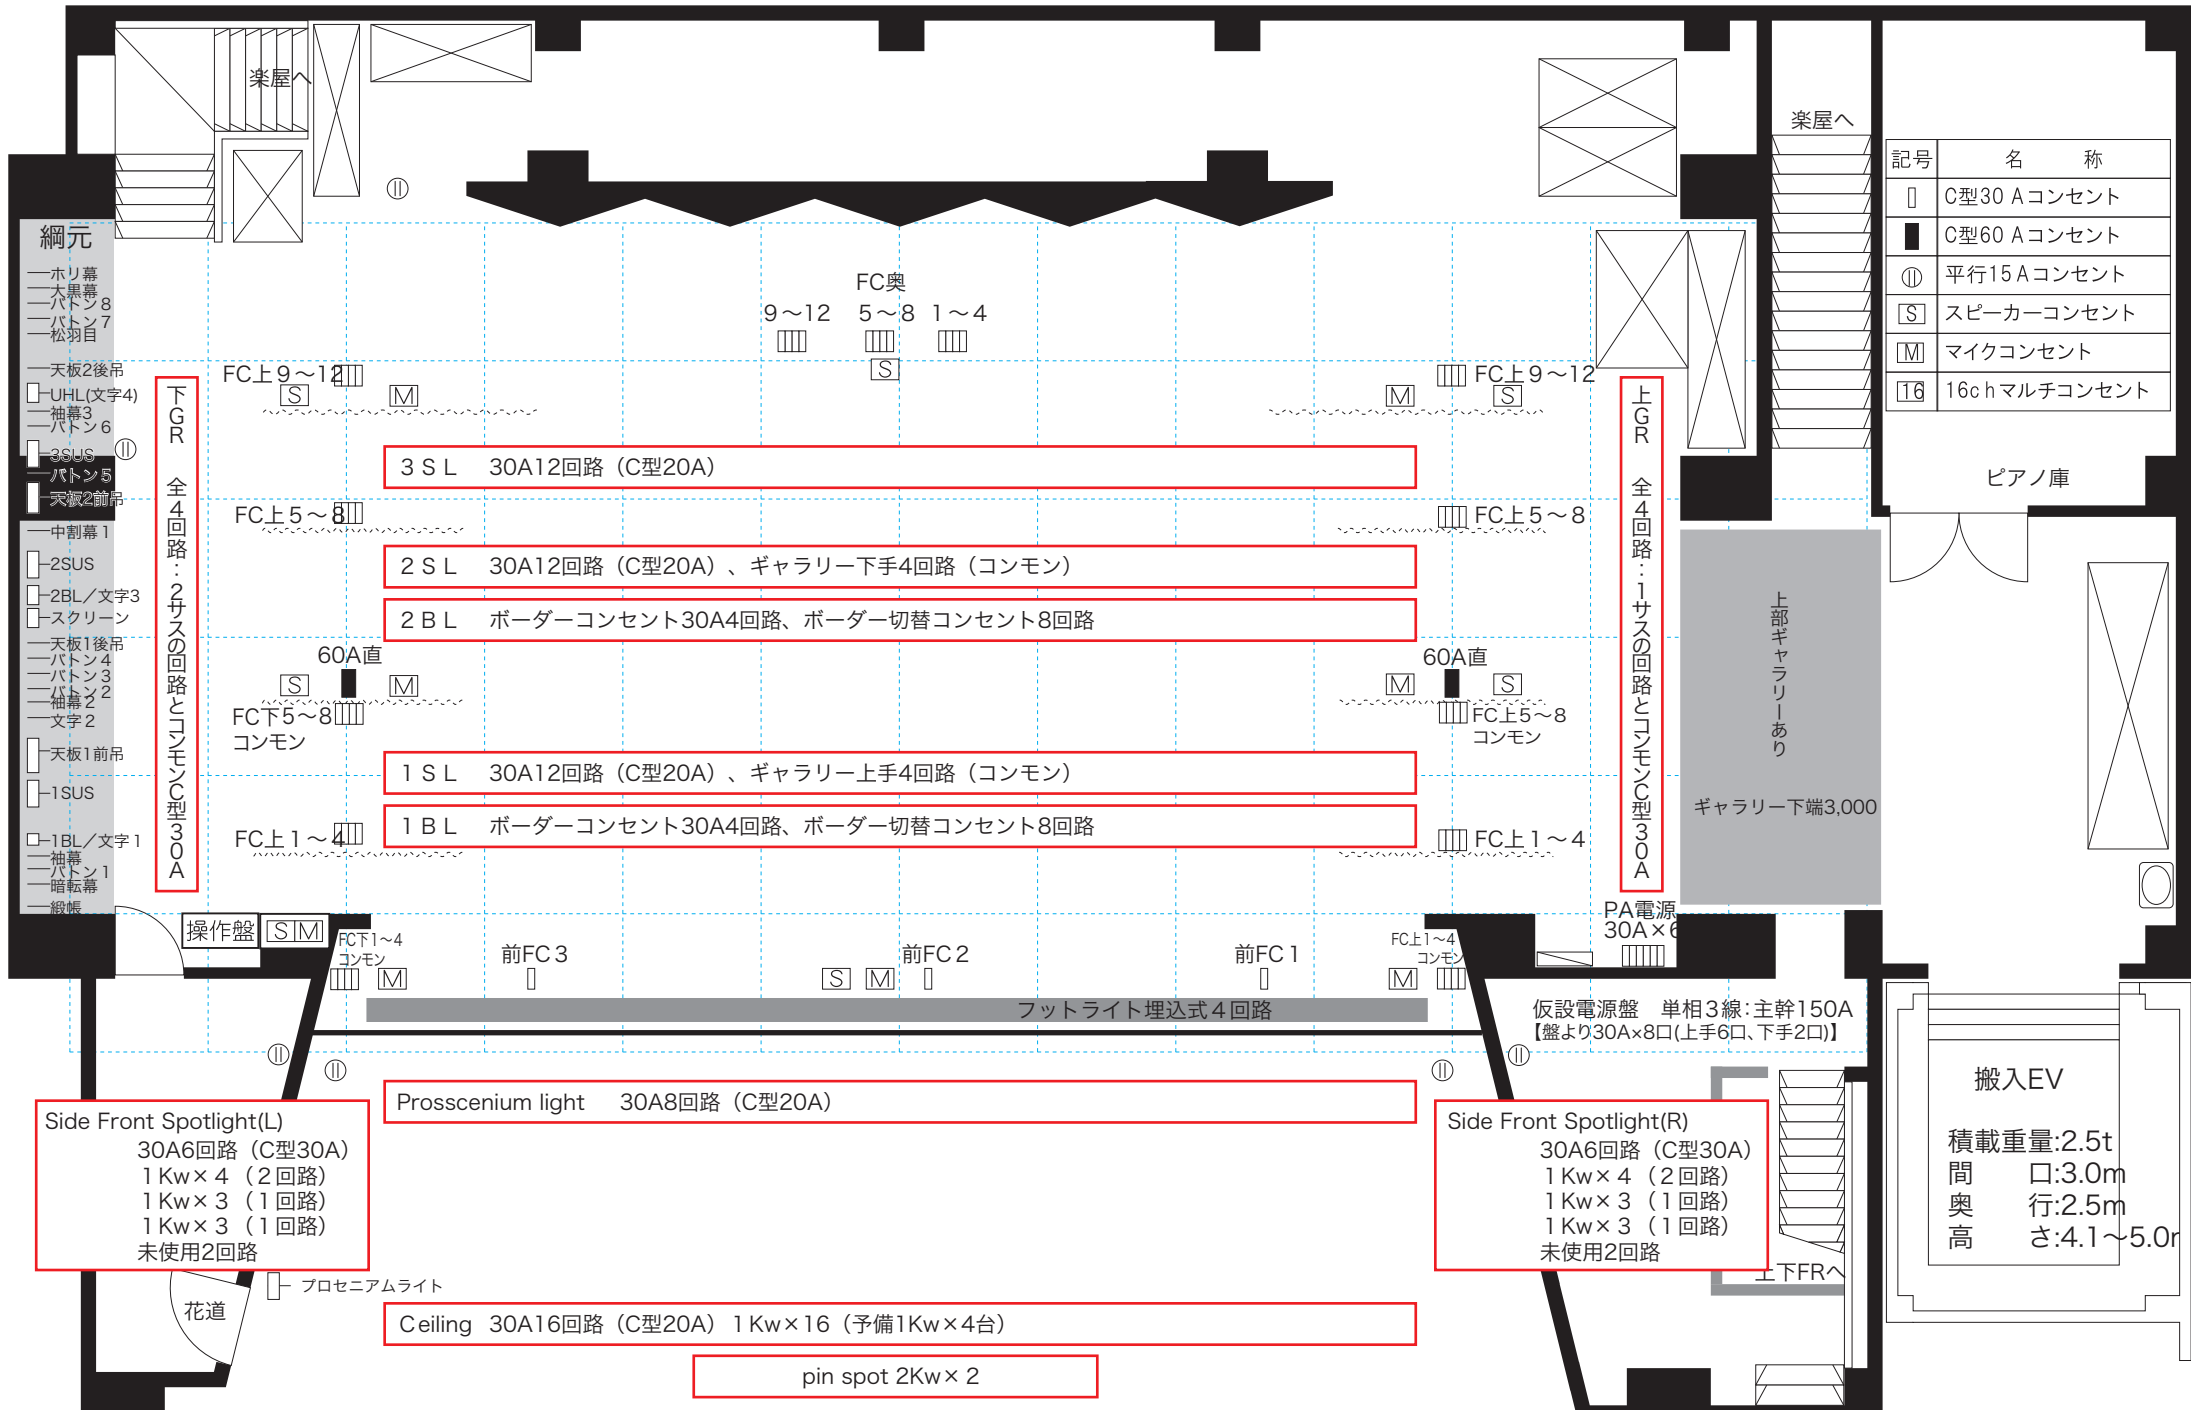

- 綱元
- ホリ幕
 - 大黒幕
 - バトン 8
 - バトン 7
 - 松羽目
 - 天板2後吊
 - UHL(文字4)
 - 袖幕3
 - バトン 6
 - 3SUS
 - ①
 - バトン 5
 - 天板2前吊
 - 中割幕 1
 - 2SUS
 - 2BL/文字3
 - スクリーン
 - 天板1後吊
 - バトン 4
 - バトン 3
 - バトン 2
 - 袖幕2
 - 文字 2
 - 天板1前吊
 - 1SUS
 - 1BL/文字 1
 - 袖幕 1
 - バトン 1
 - 暗転幕
 - 緞帳

記号	名称
□	C型30 Aコンセント
■	C型60 Aコンセント
①	平行15 Aコンセント
□ S	スピーカーコンセント
□ M	マイクコンセント
□ 16	16chマルチコンセント

ピアノ庫

上部ギャラリーあり
ギャラリー下端3,000

搬入EV

積載重量:2.5t
間口:3.0m
奥行き:2.5m
高さ:4.1~5.0m

Side Front Spotlight(L)
30A6回路 (C型30A)
1Kw×4 (2回路)
1Kw×3 (1回路)
1Kw×3 (1回路)
未使用2回路

Side Front Spotlight(R)
30A6回路 (C型30A)
1Kw×4 (2回路)
1Kw×3 (1回路)
1Kw×3 (1回路)
未使用2回路


Proscenium light 30A8回路 (C型20A)

Ceiling 30A16回路 (C型20A) 1Kw×16 (予備1Kw×4台)

pin spot 2Kw×2

下GR 全4回路・2サスの回路と「1」型30A

上GR 全4回路・1サスの回路と「1」型30A

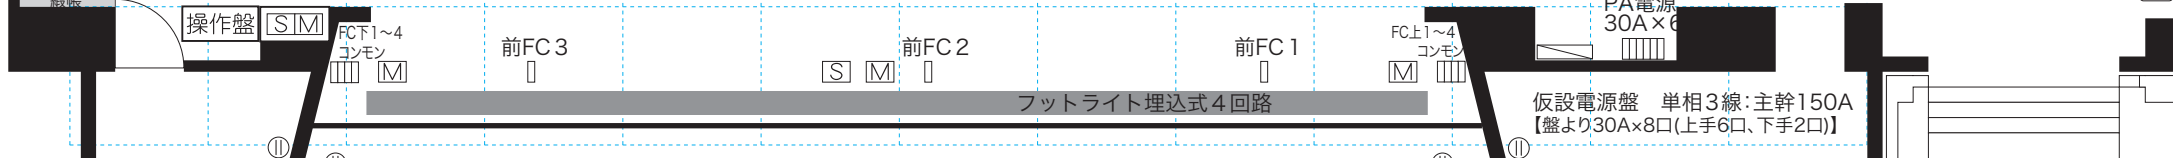

操作盤

FC1~4
コンモン

前FC3

前FC2

前FC1

FC1~4
コンモン

PA電源
30A×6

仮設電源盤 单相3線:主幹150A
【盤より30A×8口(上手6口、下手2口)】

フットライト埋込式4回路

①

①

プロセニウムライト

花道

上TFRへ